


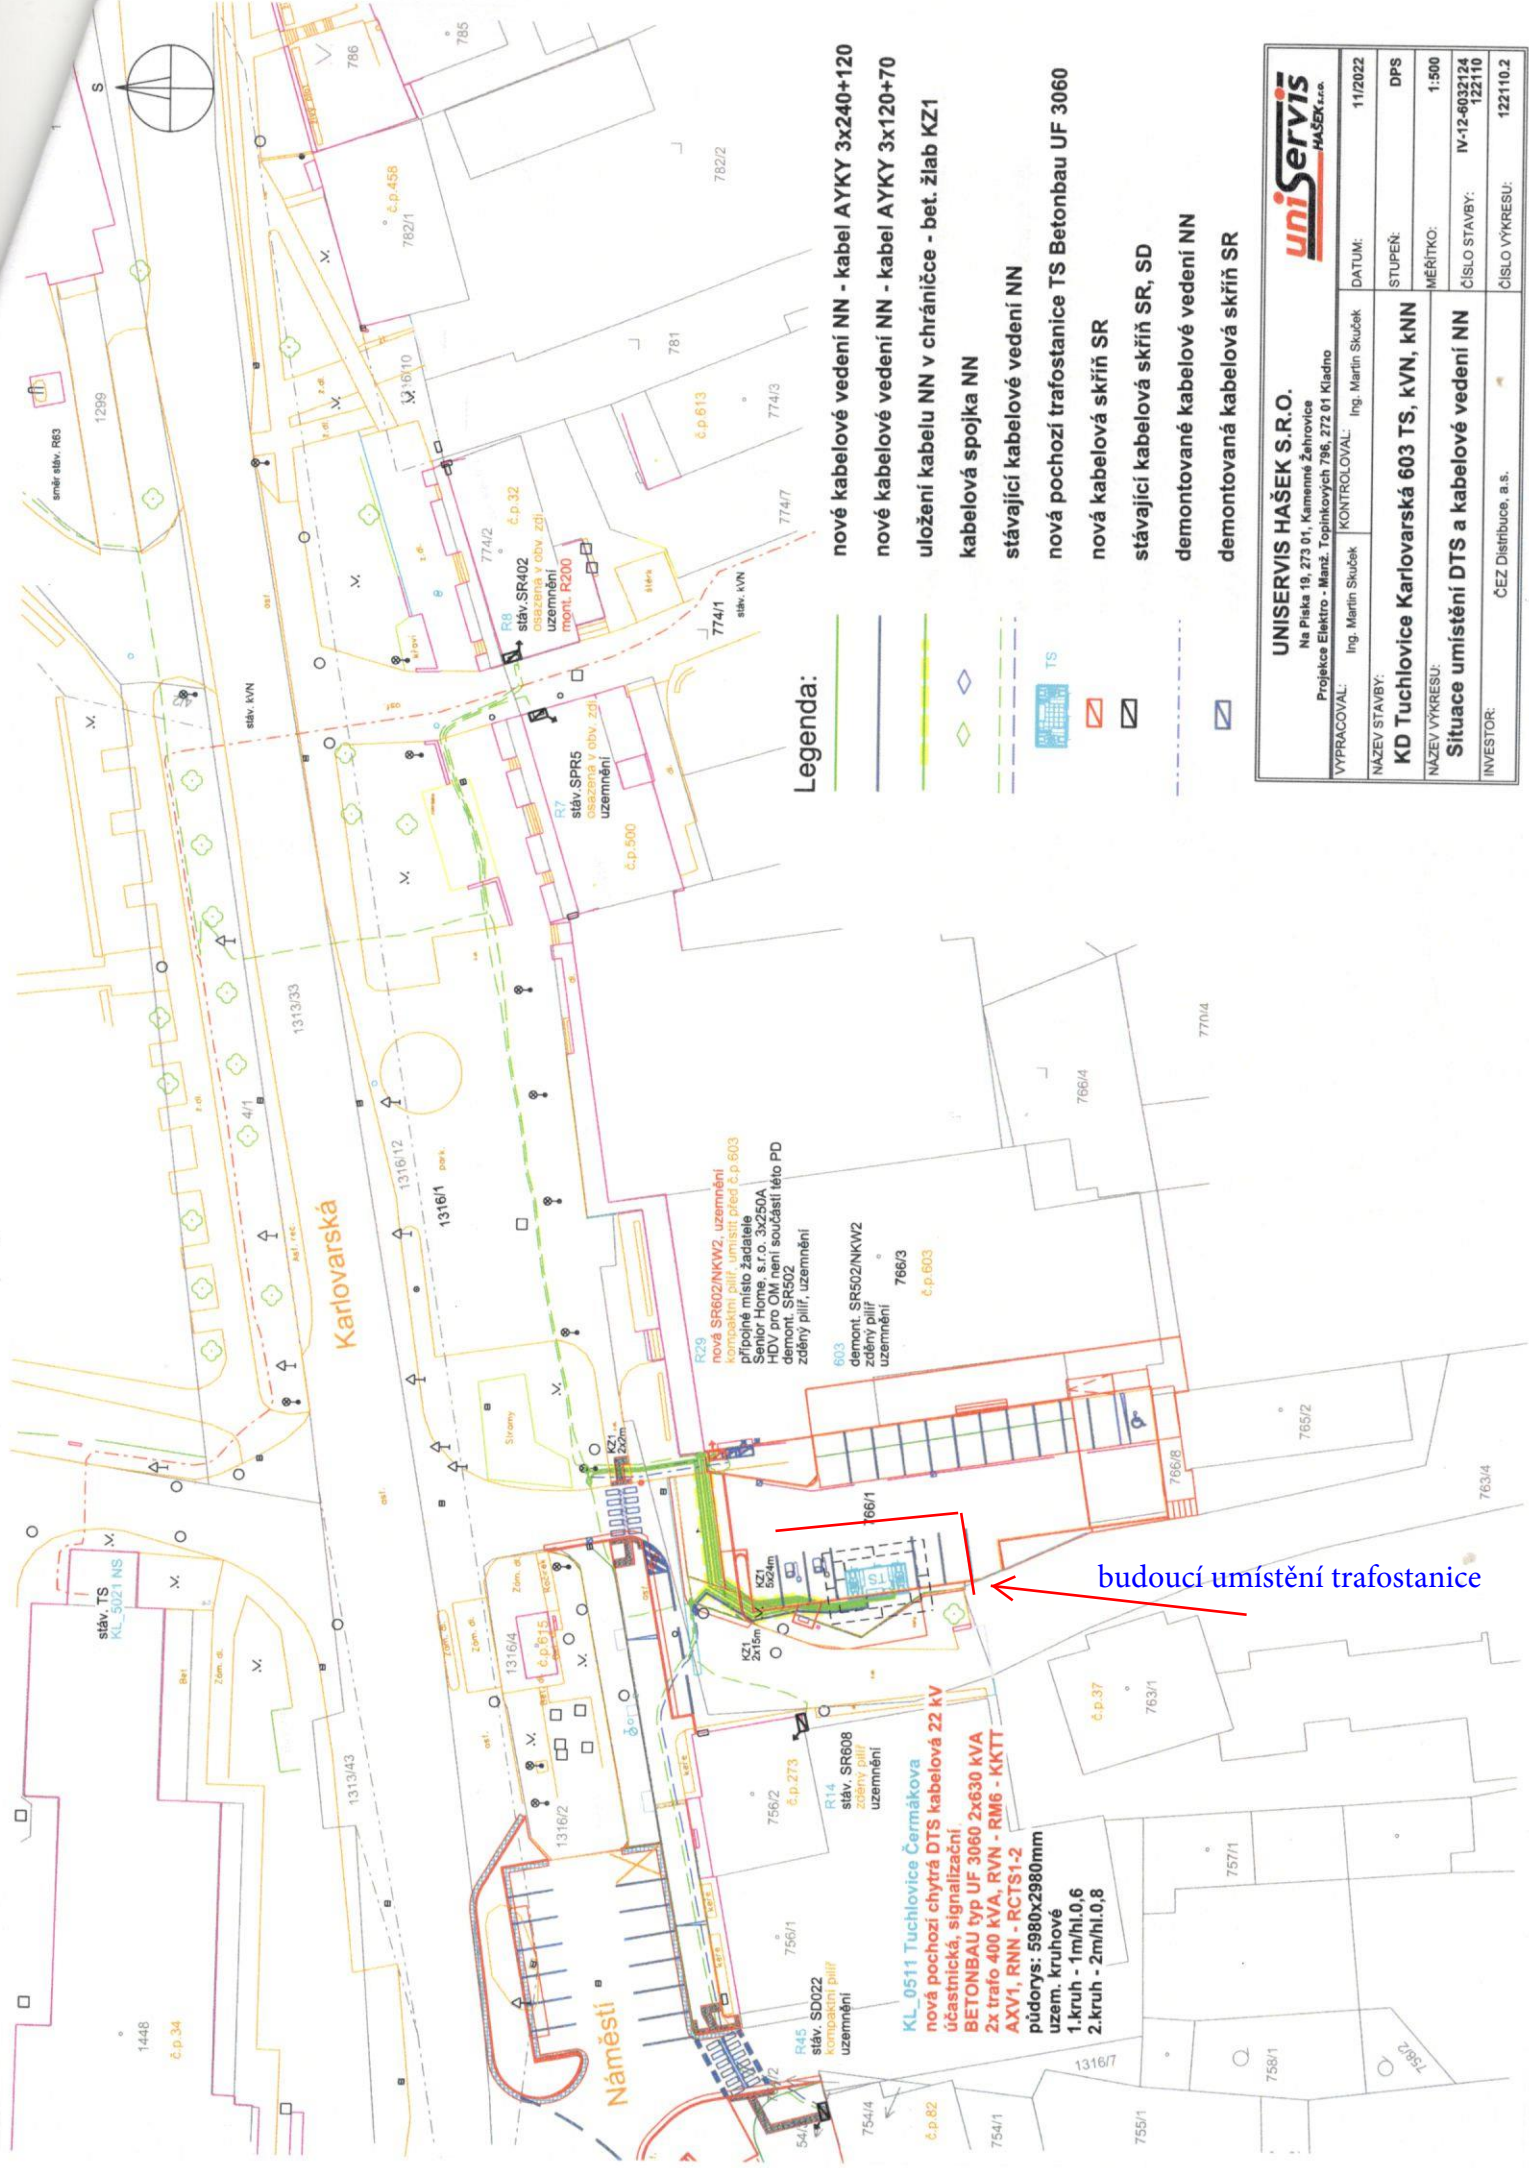

Legenda:

- nové kabelové vedení NN - kabel AYKY 3x240+120
- nové kabelové vedení NN - kabel AYKY 3x120+70
- uložení kabelu NN v chrániče - bet. žlab KZ1
- kabelová spojka NN
- stávající kabelové vedení NN
- nová pochozí trafostanice TS Betonbau UF 3060
- nová kabelová skříň SR
- stávající kabelová skříň SR, SD
- demontované kabelové vedení NN
- demontovaná kabelová skříň SR

UNISERVIS HAŠEK S.R.O. Na Písku 19, 273 01, Kamenné Žehrovice Projekce Elektro - Manž. Topinkových 796, 272 01 Kladno		uniServis HAŠEK s.r.o.	
VYPRACOVAL: Ing. Martin Škudek	KONTROLOVAL: Ing. Martin Škudek	DATUM: 11/2022	
NAZEV STAVBY: KD Tuchlovice Karlovarská 603 TS, kVN, kNN	STUPEŇ: DPS	MĚŘÍTKO: 1:500	
NAZEV VÝKRESU: Situace umístění DTS a kabelové vedení NN	ČÍSLO STAVBY: IV-12-6032124 122110	ČÍSLO VÝKRESU: 122110.2	
INVESTOR: ČEZ Distribuce, a.s.			

budoucí umístění trafostanice